



別記 4



陣ヶ台1号配水池平面図

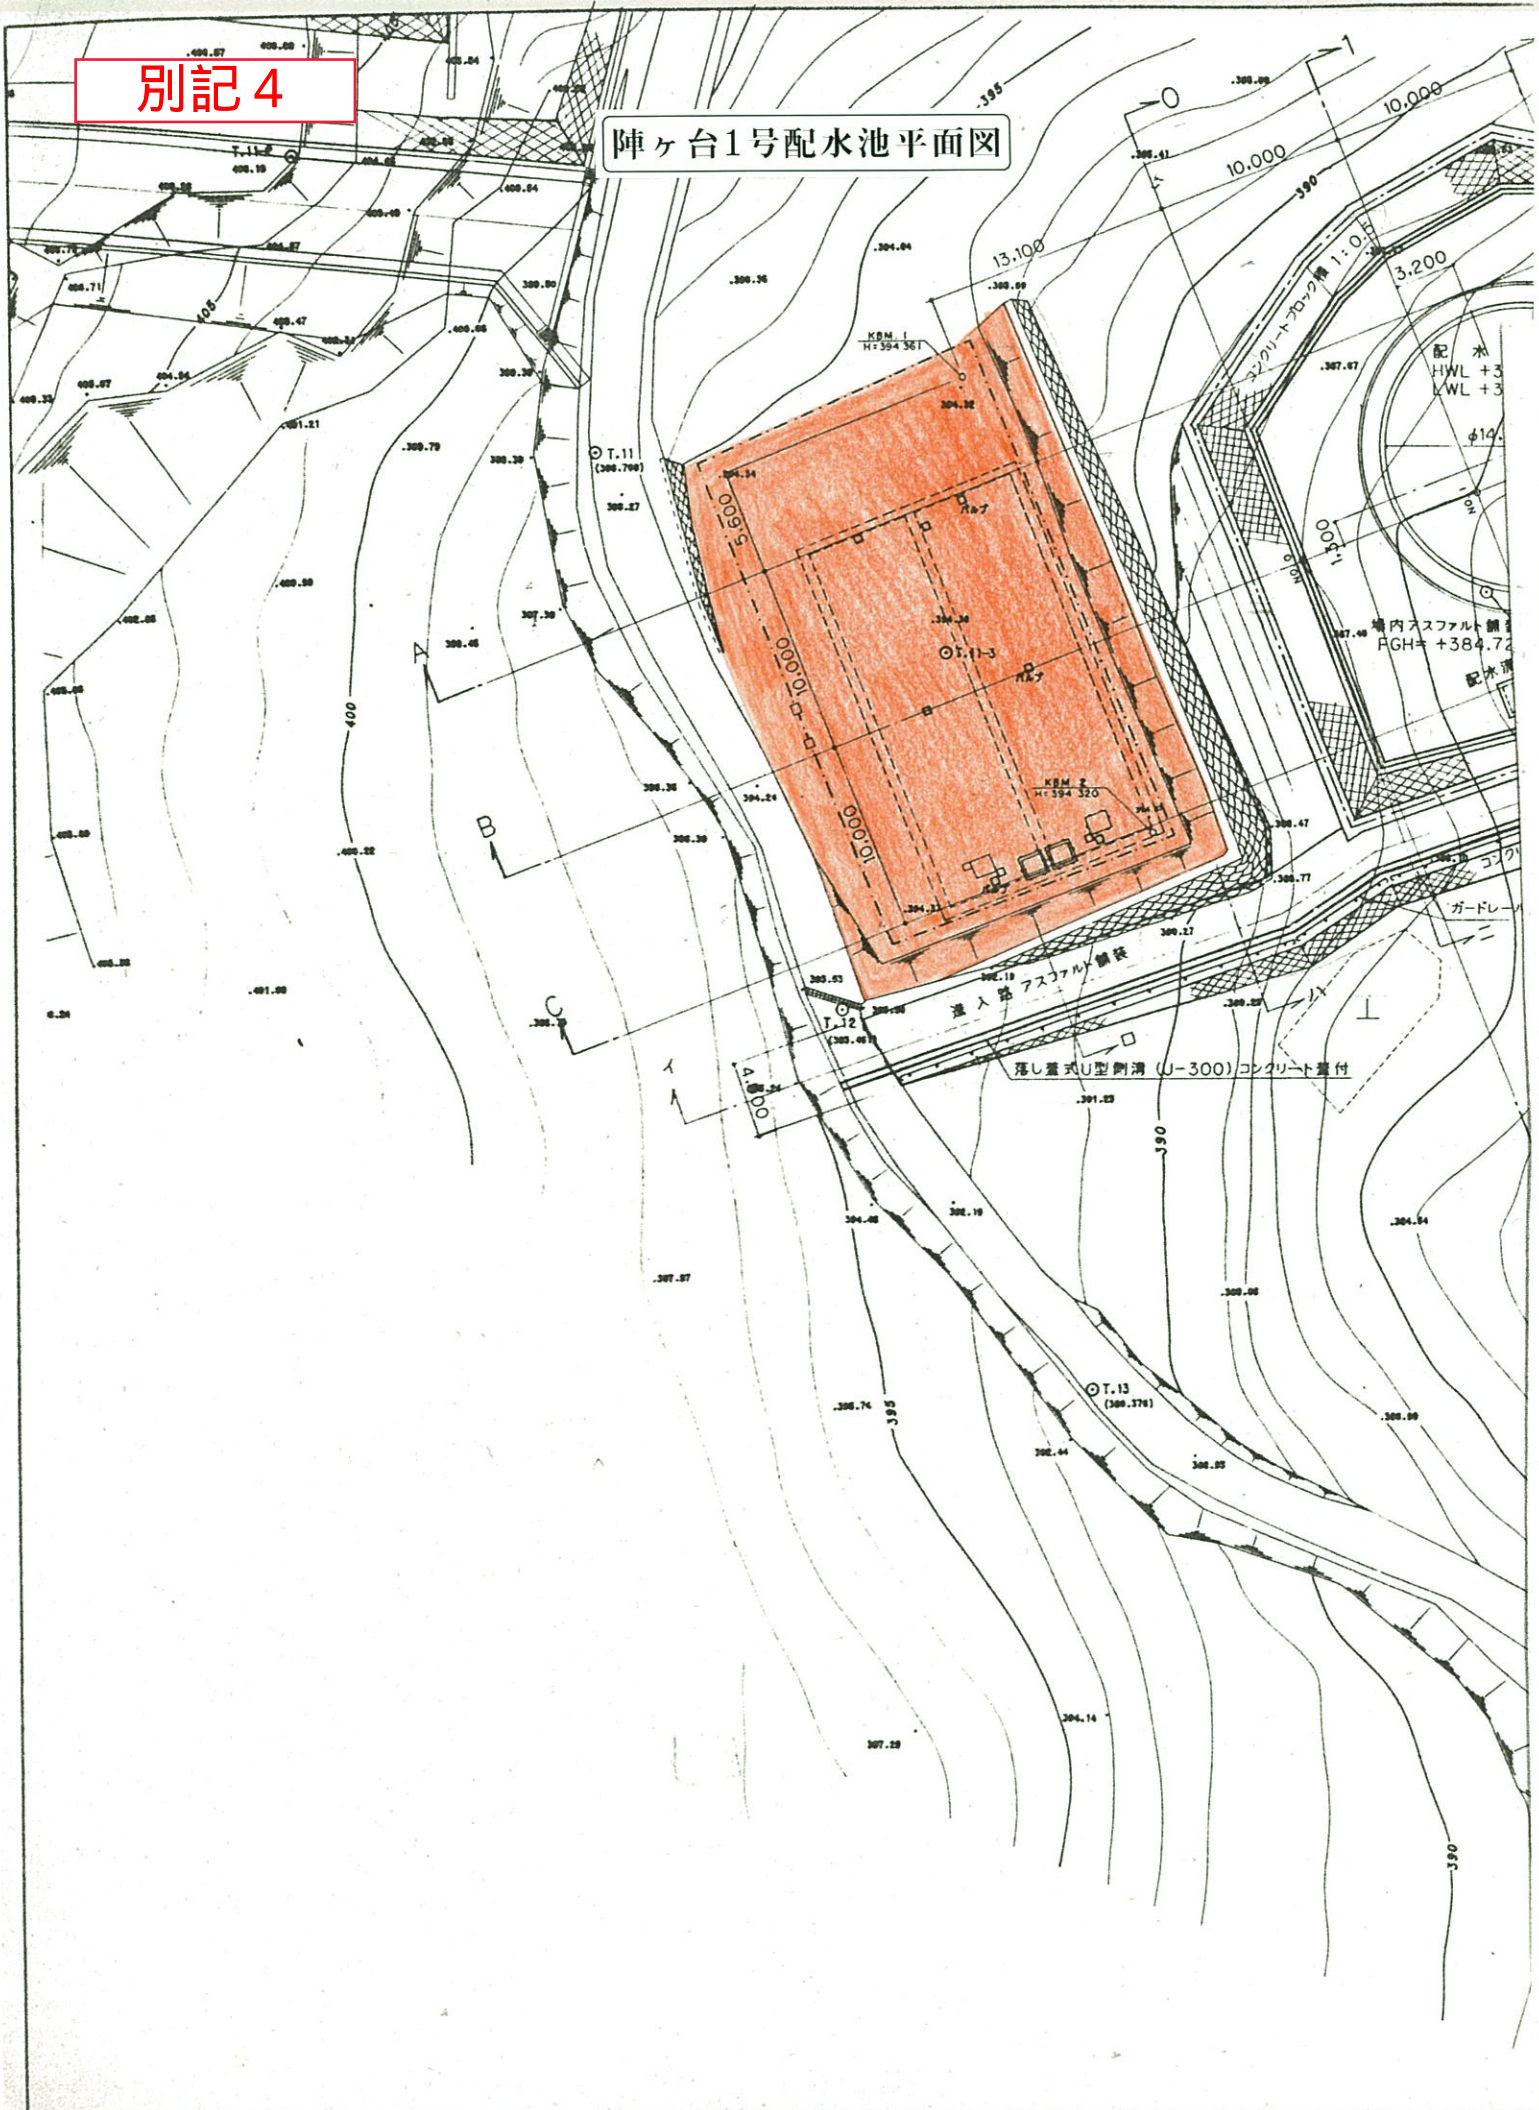

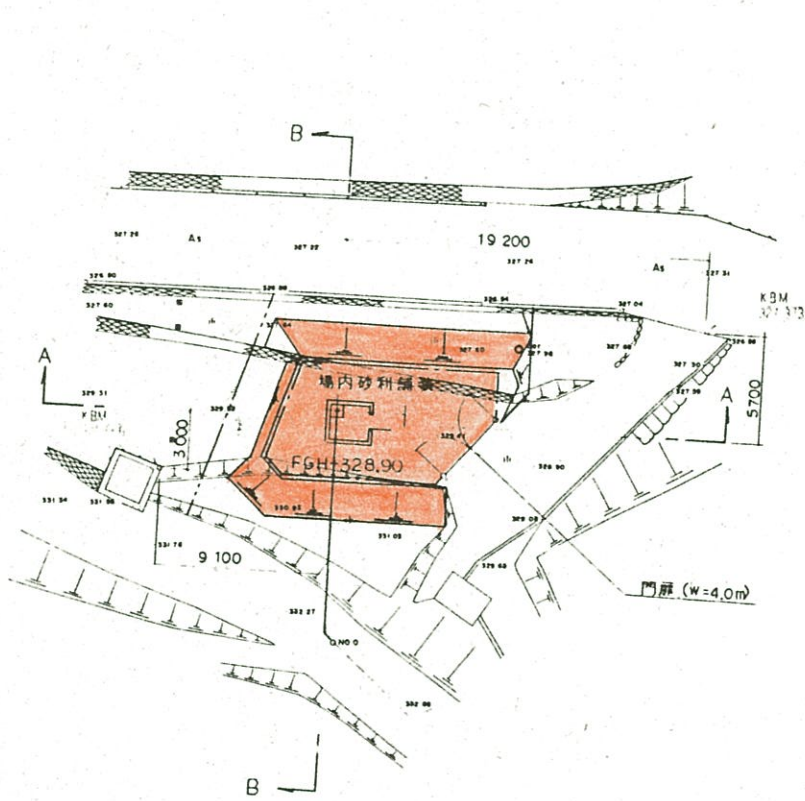


2号取水井平面図


1/200

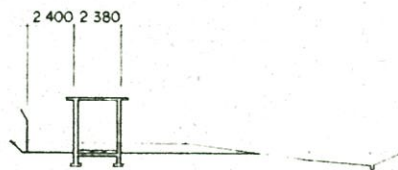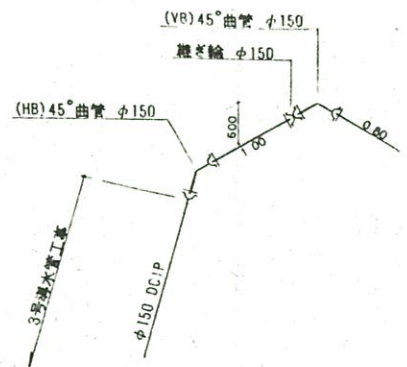

①-① 断面図

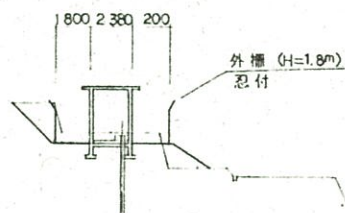


②-② 断面図

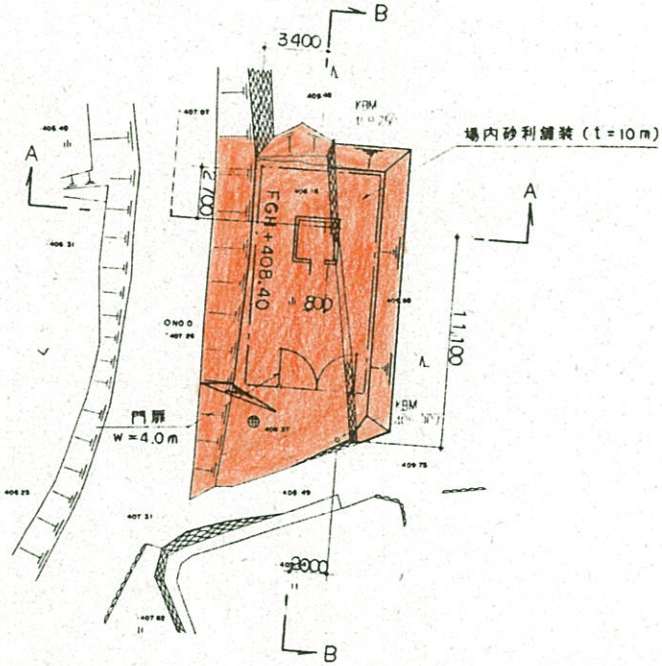


3号取水井平面図


1/200

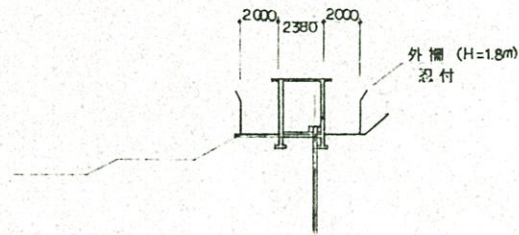

A-A 断面図

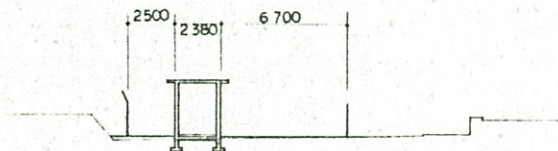


B-B 断面図

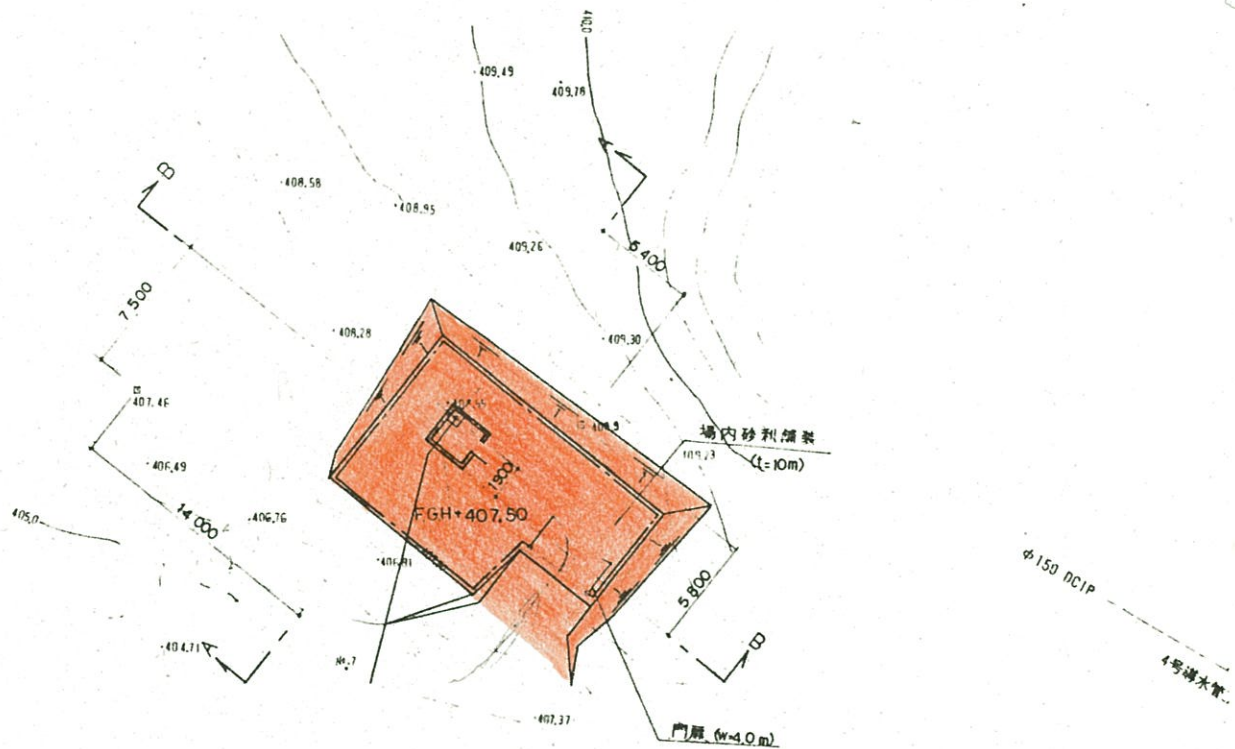


4号取水井平面图

1/200

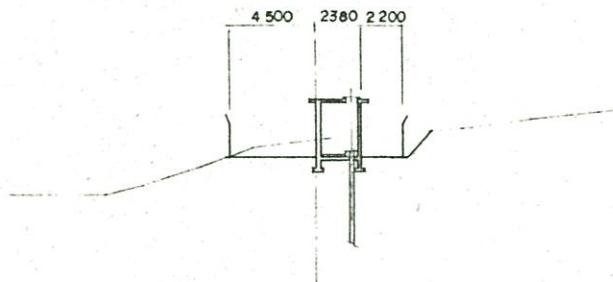

①-① 断面图

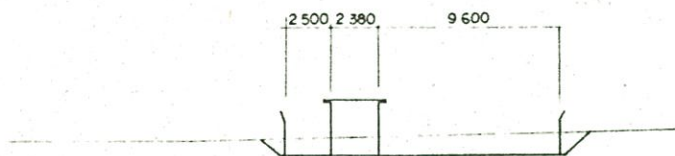


②-② 断面图

内帆足配水池進入路平面図


年度	
平面図	縮尺1:500
気津郡玖珠町大字 差	73
内帆足配水池進入道路新設工事	
その1	
欄	
年	
図	
設計年月日	

OTU-300 A $L=260.0\text{m}$
 OTU RC 差 $E=50\text{cm}$ x 520 規

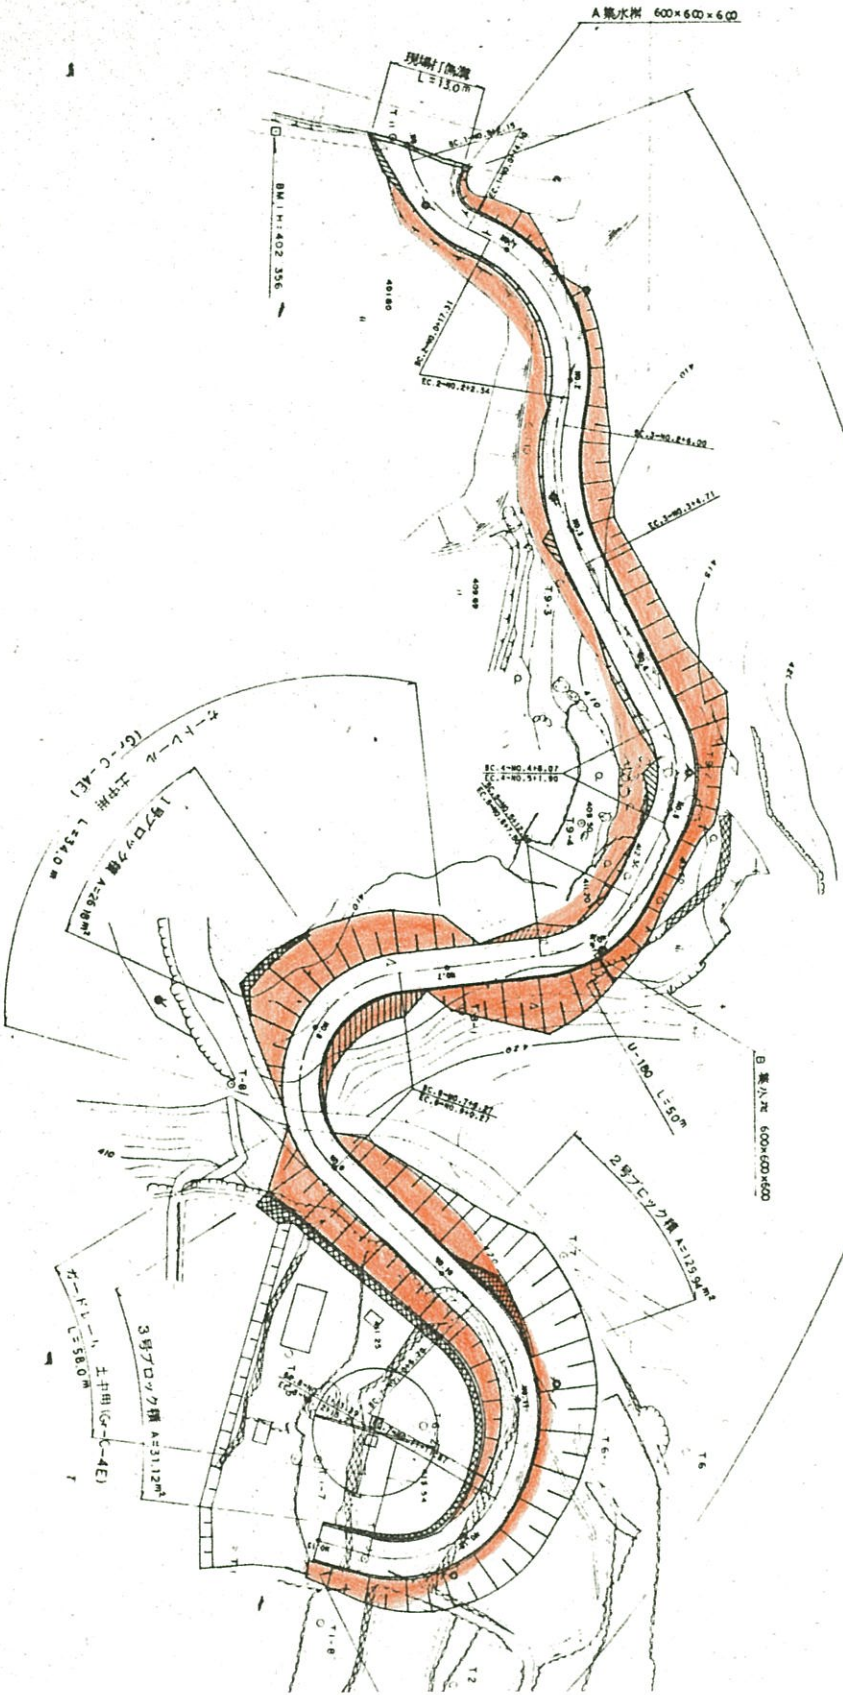

1	2	3	4	5	6	7	8
1. P	1	2	3	4	5	6	8
1. A	45-35-20	71-43-00	35-44-30	52-48-30	57-20-35	129-52-10	74-59-08
1. R	15	20	30	15	15	15	20
1. L	6.31	14.46	9.67	7.45	6.20	32.07	15.34
1. C	11.35	25.03	16.71	13.83	16.01	34.00	26.17
1. S	1.27	4.48	1.32	1.75	2.10	20.41	5.21
1. T							4.01

内帆足配水池管理道平面图

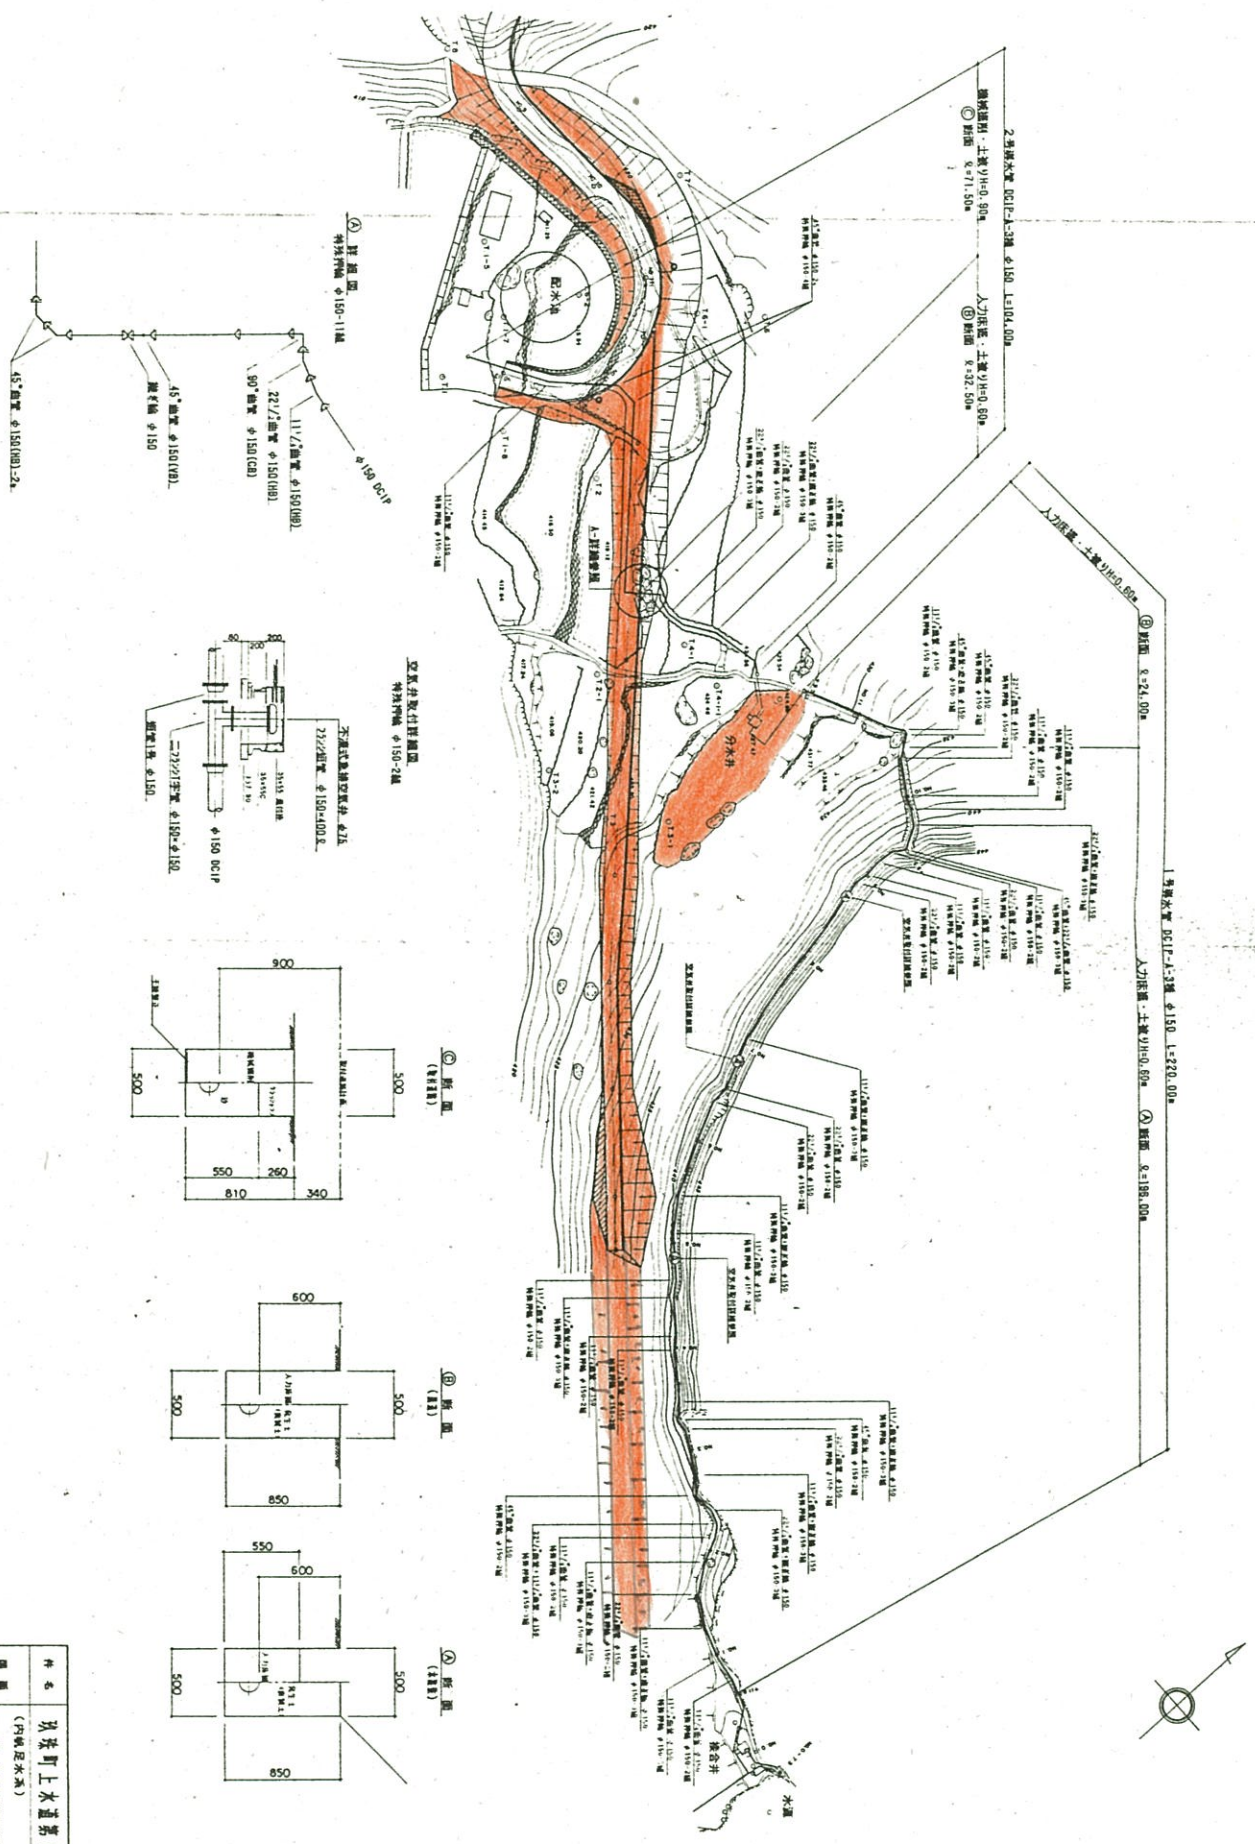

種名	玖珠町上水道第2次拡張事業
図名	(内帆足水渠) 1号・2号供水池設計詳細図
縮尺	1/500
作成年月日	年 月 日
設計	
監製	
大分県玖珠郡玖珠町役場	